




1 HIDROSSANITÁRIO - ÁGUA FRIA
ESCALA: 1:100

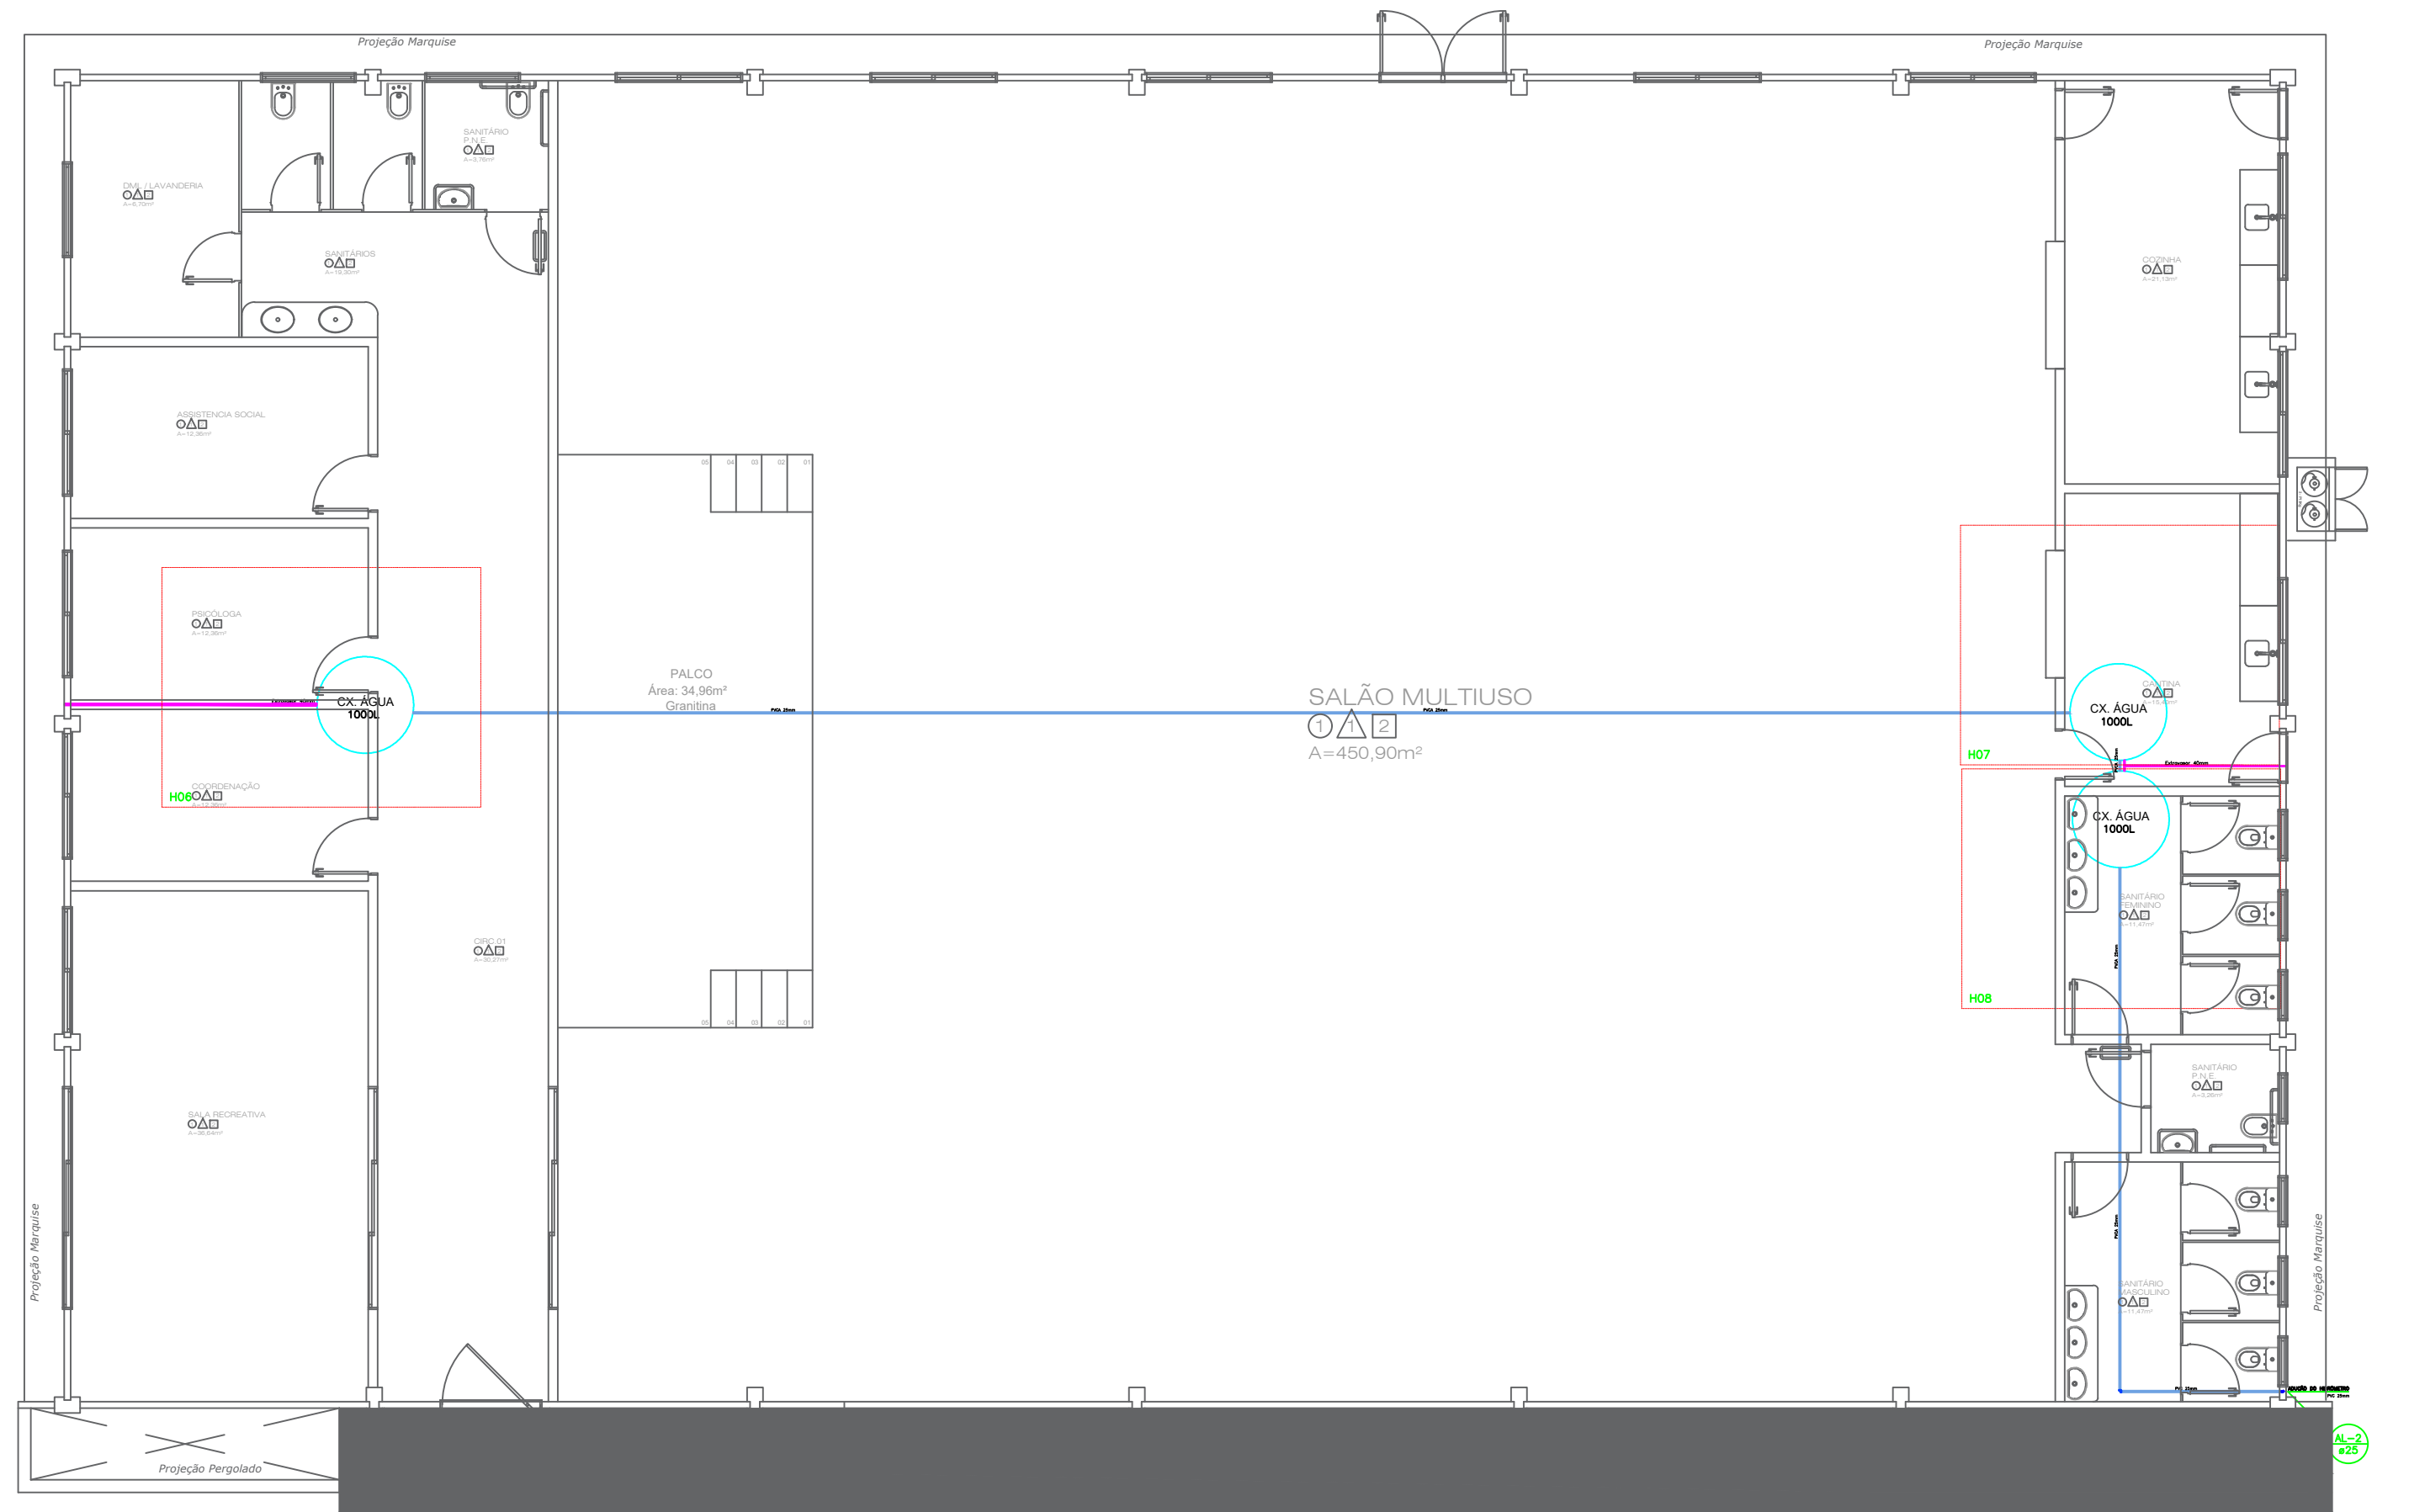


2 HIDROSSANITÁRIO - BARRILETE
ESCALA: 1:100

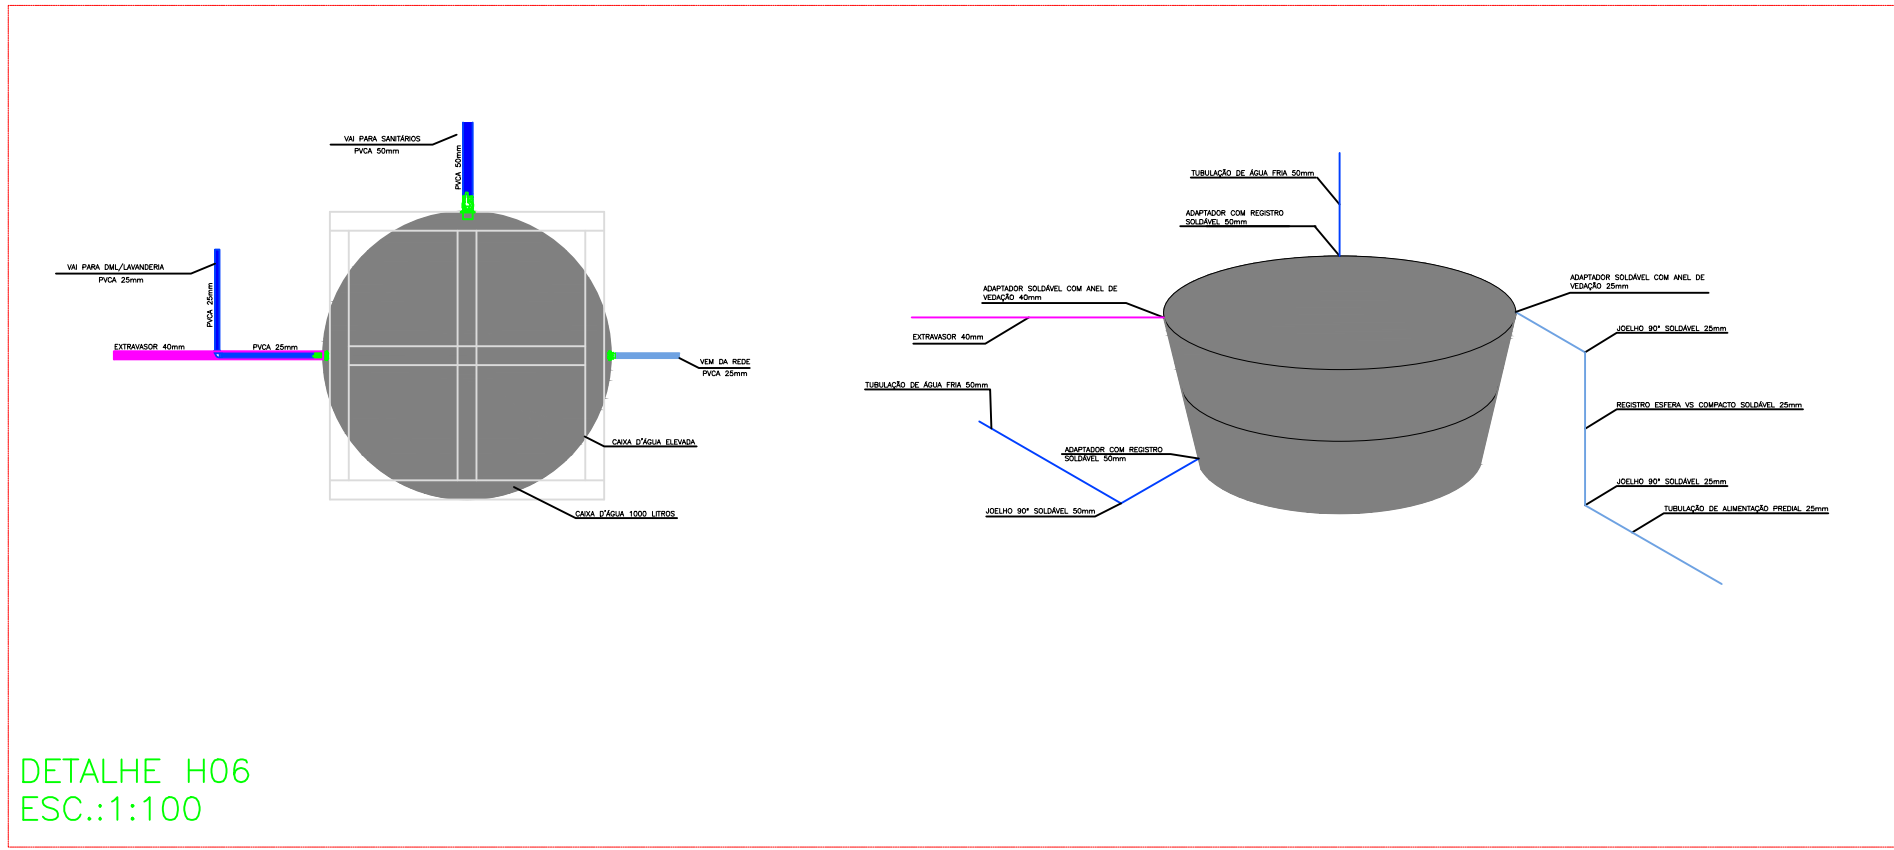

DETALHE H06
ESC.:1:100

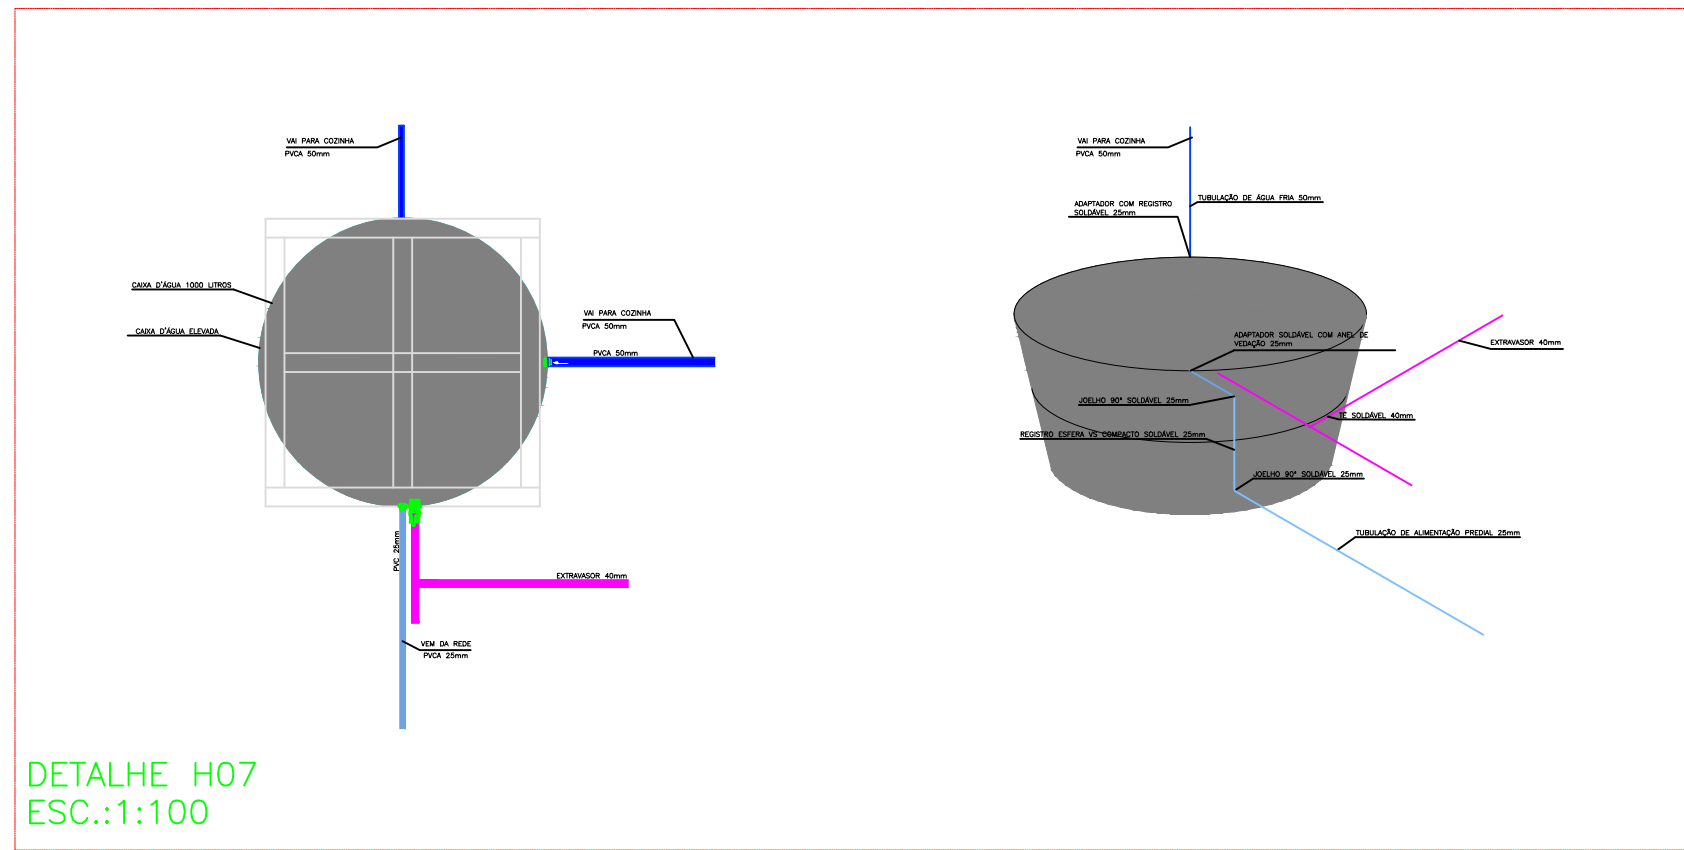

DETALHE H07
ESC.:1:100

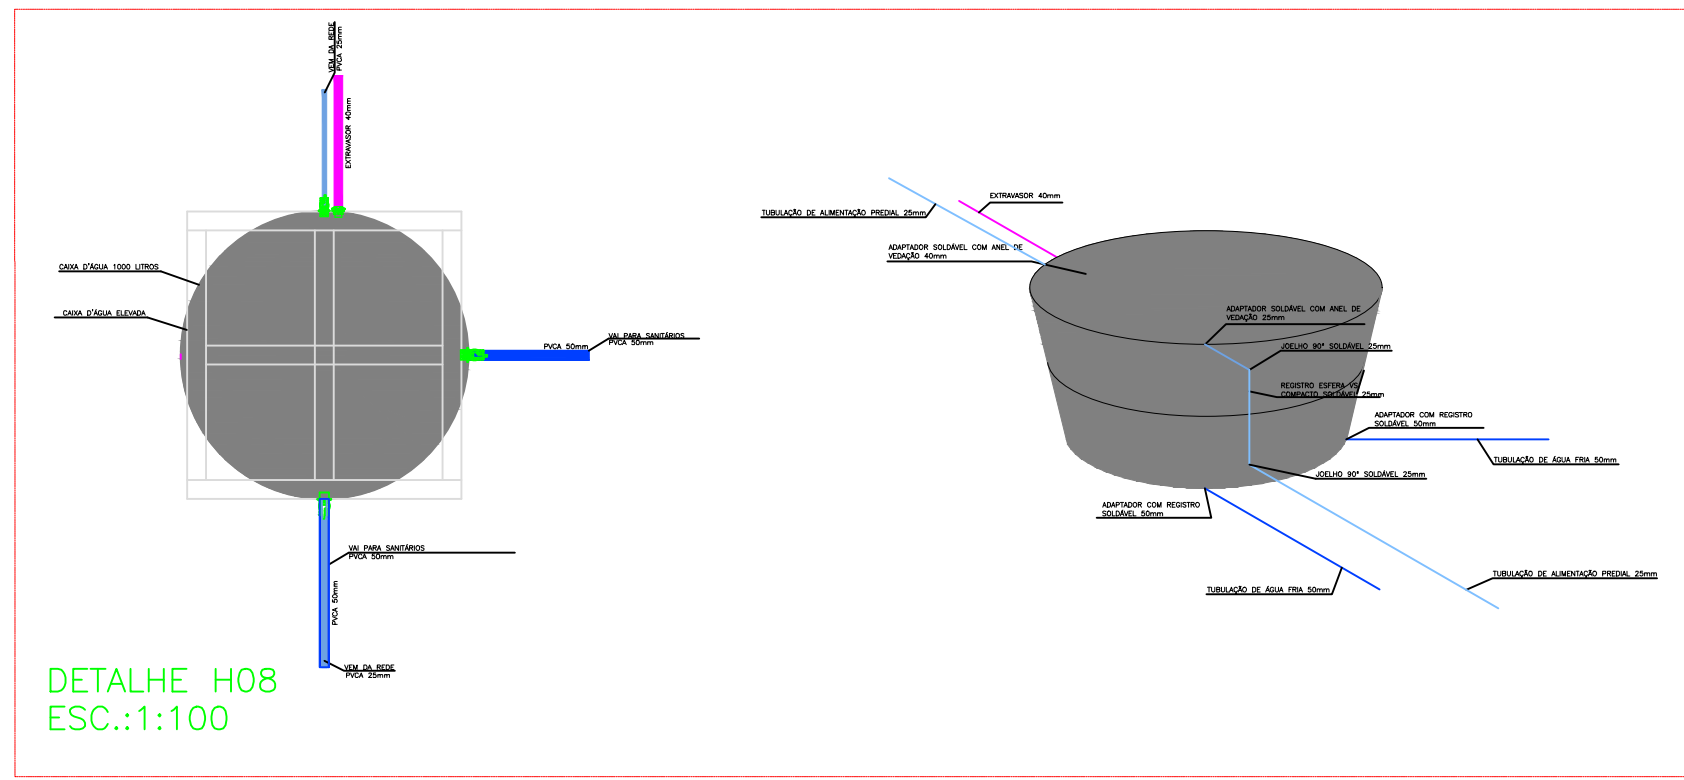

DETALHE H08
ESC.:1:100


OBS.: CONFIRMAR NECESSIDADE DE EXTENSÃO DE REDE DE ESGOTO/ÁGUA FRIA.
A EXECUÇÃO DE EXTENSÃO SERÁ A CARGO DO MUNICÍPIO.

CONVENÇÃO GERAL
AF - REDE DE ÁGUA FRIA
AL - REDE DE ALIMENTAÇÃO PREDIAL

- TUBULAÇÃO DE ÁGUA FRIA
- TUBULAÇÃO DE ALIMENTAÇÃO PREDIAL
- TUBULAÇÃO DO EXTRAVASOR

NOTAS

- DIÂMETROS DAS TUBULAÇÕES DE PVC EM MILÍMETROS.
- OBSERVAR CONCRETAGEM DE TUBOS E CONEXÕES COM ELEMENTOS ESTRUTURAIS.
- TODAS AS TUBULAÇÕES DE ÁGUA E ESGOTO SERÃO EM PVC RÍGIDO.
- PARA EFEITOS DE EXECUÇÃO, ATENTAR-SE AOS DETALHAMENTOS.
- CASO HAJA DÚVIDAS, CONSULTAR O PROJETISTA RESPONSÁVEL ANTECIPADAMENTE À EXECUÇÃO.

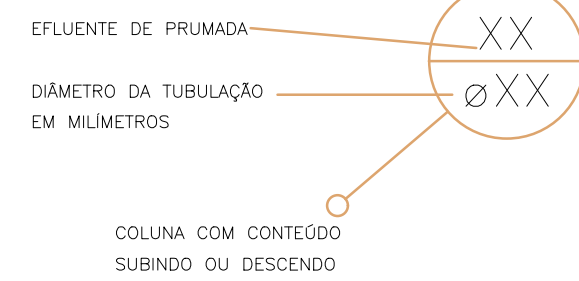


COMPLEXO SOCIAL CIDADE DA PESSOA IDOSA

PLANTA BAIXA HIDRAULICO - ÁGUA FRIA

ENDEREÇO DA OBRA:
RUA PROJETADA A, S/N - BAIRRO DOS ESPORTES - LARANJAL/PR.

MUNICÍPIO DE LARANJAL
CNPJ: 95.684.536/0001-80

SIMONE DE ANDRADE
ARQUITETA E URBANISTA
CAU 445011-1

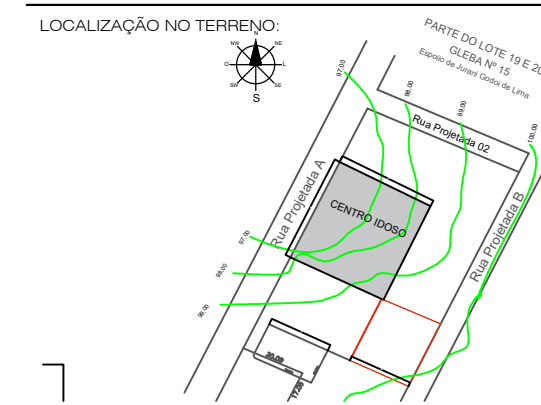

ÁREA TOTAL BARRACÃO.....714,00m²
ÁREA DO TERRENO.....1.751,00m²
ÁREA PAVER.....460,00m²
ÁREA GRAMA.....580,00m²
PISO TÁTIL.....65,00m²
MUROS.....92,82m

PRANCHA:
01/02
Laranjal, 08 de julho de 2025
ESCALAS:
Indicadas
DESENHO:
arq. Simone de Andrade